
 


**RZUT PARTERU
SKALA 1:100**

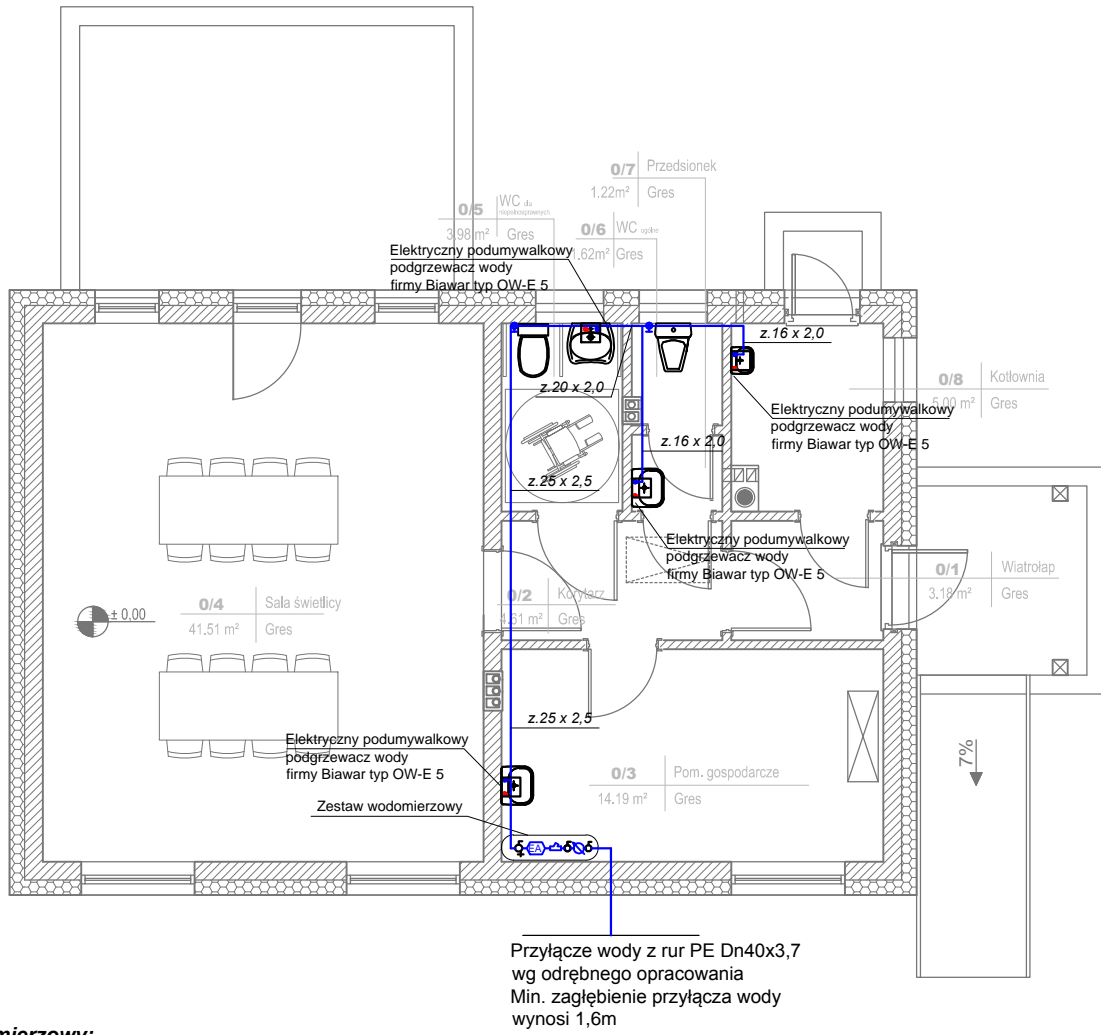

Zestaw wodomierzowy:

- 1 - Zawór główny odcinający DN 25;
- 2 - Filtr do wody typ Y222 DN 25;
- 3 - Wodomierz główny JS 3,5 DN 25;
- 4 - Zawór antyskażeniowy typ EA251 DN 25;
- 5 - Zawór odcinający DN 25 z zaworem spustowym;
- L1 - Odcinek prosty przed wodomierzem o długości L1=5xDN
- L2 - Odcinek prosty za wodomierzem o długości L2=3xDN



LEGENDA:

- Przewody ciepłej wody QIK PE-RT/Al/PE-RT
- Przewody zimnej wody QIK PE-RT/Al/PE-RT
- Zawór odcinający
- Zawór odcinający STROMAX AW

 e-mail: biuro@projekt-technika.pl		PROJEKT-TECHNIKA ul. Skibińskiego 13 25-819 Kielce tel. 886 720 094 www.projekt-technika.pl		Numer rysunku: III/SAN/01	Branża: SANITARNA Skala: 1 : 100
		Data opracowania projektu: kwiecień 2017r.		Inwestor: Gmina Chmielnik Plac Kościuszki 7 26-020 Chmielnik	Adres inwestycji: dz.nr ewid. 170/1 msc. Zrecze Chalupczańskie obręb 0025 Zrecze Chalupczańskie gm. Chmielnik, pow. kielecki
Funkcja:	Imię i nazwisko:	Nr upr.	Podpis:	Rodzaj projektu: BUDOWA BUDYNKU ŚWIETLICY WIEJSKIEJ	
Projektował:	mgr inż. Mariola Stępień	SWK/0158/PWOS/11		Temat: Rzut parteru - Instalacja wody zimnej i c.w.u	
Sprawdził:	inż. Edyta Orlińska-Pułka	SWK/0128/POOS/04			