


PRZEKRÓJ

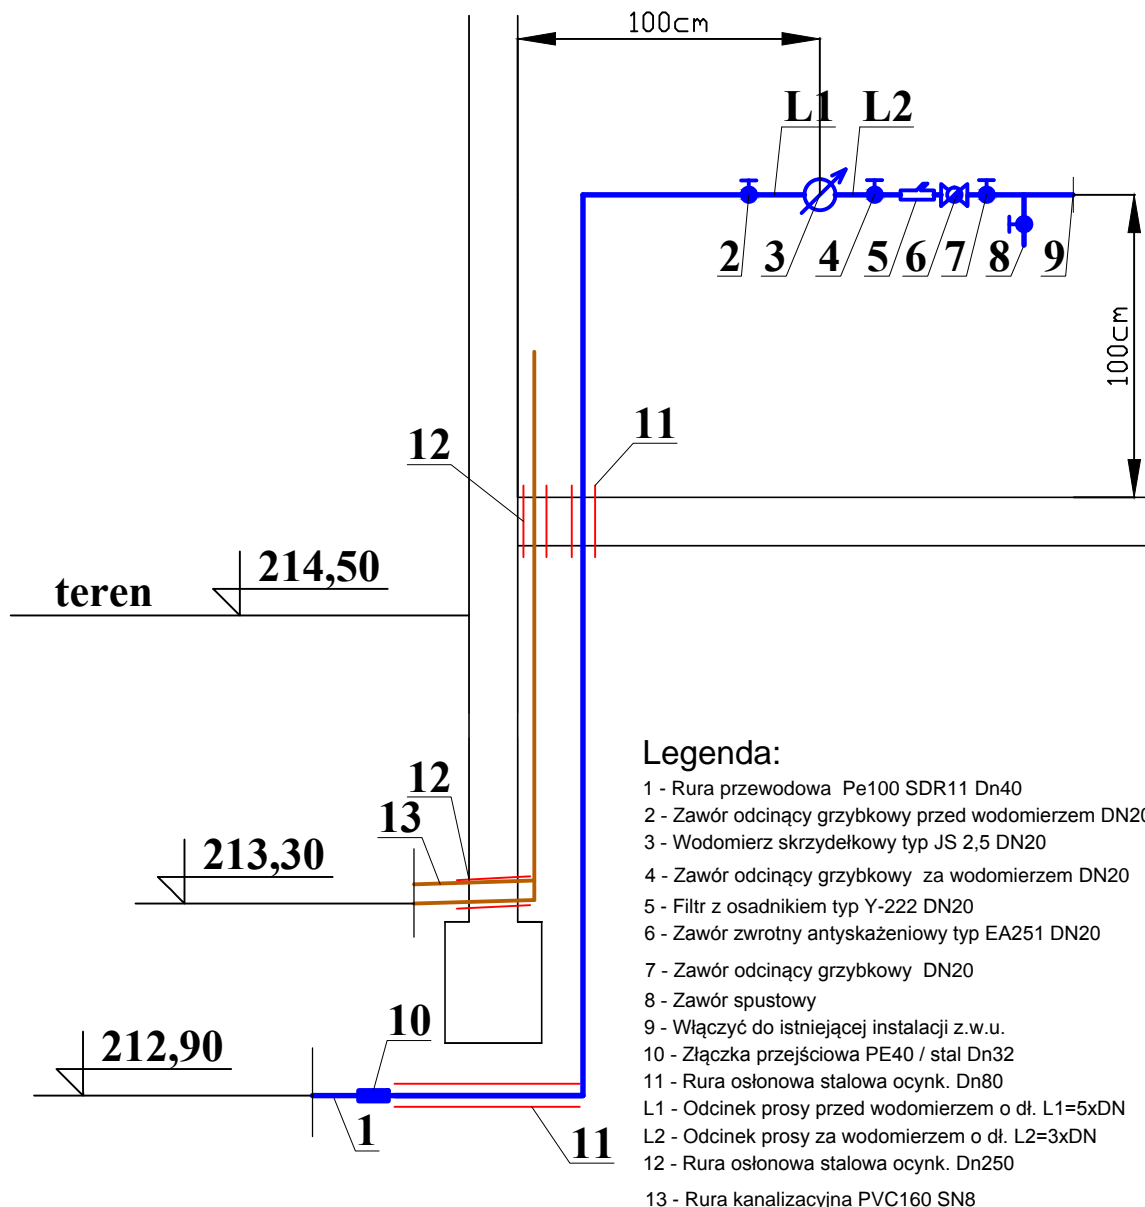

Uwaga:

Min. zagłębienie przyłącza wody wynosi 1,6m

Min. zagłębienie przyłącza kanalizacji sanitarnej wynosi 1,2m. Rurę kanalizacyjną w strefie przemarzania gruntu ocieplić np. warstwą keramzytu

 PROJEKT-TECHNIKA e-mail: biuro@projekt-technika.pl		PROJEKT-TECHNIKA ul. Skibińskiego 13 25-819 Kielce tel. 886 720 094 www.projekt-technika.pl		Numer rysunku: III/SAN/03		Branża: SANITARNA Inwestor: Gmina Chmielnik Plac Kościuszki 7 26-020 Chmielnik		Skala: 1 : 100 Adres inwestycji: dz.nr ewid. 170/1 msc. Zrecze Chalupczańskie obręb 0025 Zrecze Chalupczańskie gm. Chmielnik, pow. kielecki	
Data opracowania projektu: kwiecień 2017r.									
Funkcja:	Imię i nazwisko:	Nr upr.	Podpis:	Rodzaj projektu: BUDOWA BUDYNKU ŚWIETLICY WIEJSKIEJ					
Projektował:	mgr inż. Mariola Stępień	SWK/0158/PWOS/11		Temat: Przekrój instalacji wod-kan					
Sprawdził:	inż. Edyta Orlińska-Pułka	SWK/0128/POOS/04							