


**RZUT PARTERU  
SKALA 1:100**

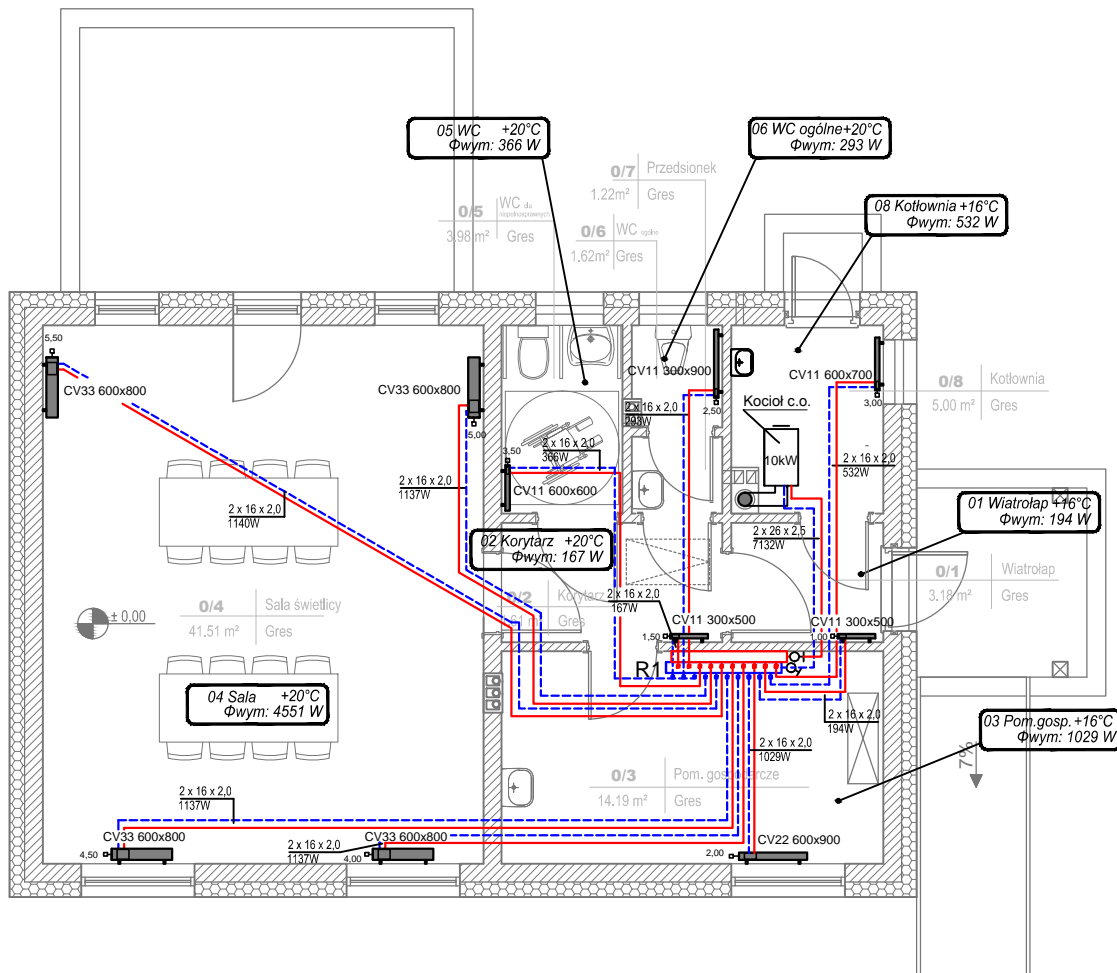

**LEGENDA:**

- -przewody zasilające PE-X
- - - -przewody powrotne PE-X
- R1 - rozdzielacz mieszkaniowy do instalacji grzejnikowej w szafce podtynkowej
- zawór odcinający skośny
- zawór regulacyjny 4117 M y
- grzejnik płytowy
- CV11 450x500 - typ wysokość[mm] x długość[mm]

|  |  |                  |                                     |   |   |
|--|--|------------------|-------------------------------------|---|---|
| <br><b>PROJEKT-TECHNIKA</b><br>e-mail: <a href="mailto:biuro@projekt-technika.pl">biuro@projekt-technika.pl</a> | PROJEKT-TECHNIKA<br>ul. Skibińskiego 13<br>25-819 Kielce<br>tel. 886 720 094<br><a href="http://www.projekt-technika.pl">www.projekt-technika.pl</a> |                  | Numer rysunku:<br><b>III/SAN/04</b> | Branża: <b>SANITARNA</b>  | Skala: <b>1 : 100</b>   |
|  | Data opracowania projektu: <b>kwiecień 2017r.</b>  |                  |                                     | Inwestor:<br>Gmina Chmielnik<br>Plac Kościuszki 7<br>26-020 Chmielnik | Adres inwestycji:<br>dz.nr ewid. 170/1<br>msc. Zrecze Chalupczańskie<br>obręb 0025 Zrecze Chalupczańskie<br>gm. Chmielnik,<br>pow. kielecki |
| Funkcja:   | Imię i nazwisko:   | Nr upr.          | Podpis:                             | Rodzaj projektu:<br><b>BUDOWA BUDYNKU ŚWIETLICY WIEJSKIEJ</b>         |   |
| Projektował:   | mgr inż. Mariola Stępień   | SWK/0158/PWOS/11 |                                     |   |   |
| Sprawił:   | inż. Edyta Orlińska-Pułka  | SWK/0128/POOS/04 |                                     | Temat:<br><b>Rzut parteru - Instalacja c.o.</b>                       |   |