


RZUT DACHU
SKALA 1:100

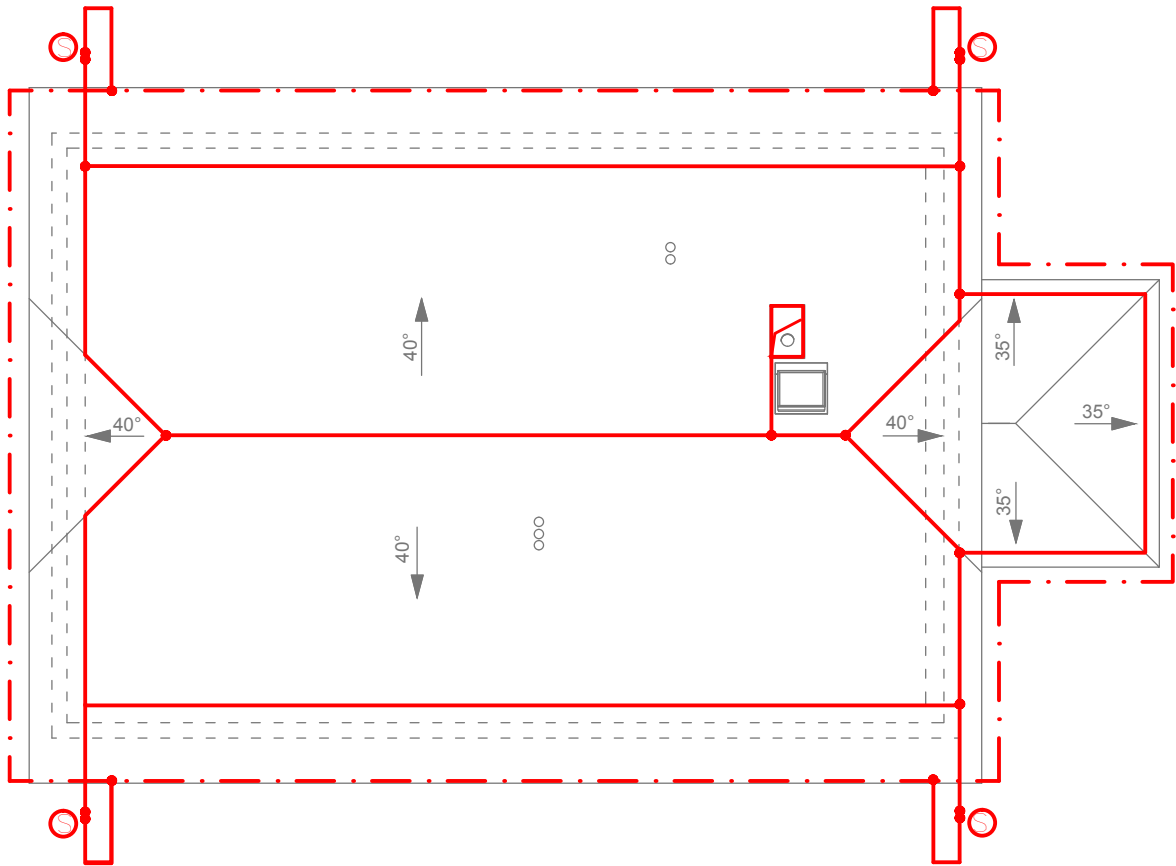

KONTROLNYCH MONTOWANYCH NA POZIOMIE TERENIE,
CHODNIKÓW LUB DRÓG PRZY ŚCIANIE 3 JDYNKI



— Iglica odgromowa L=30cm



ZWODY POZIOME — NA WSPORNIKACH KLEJONYCH Z ZFe/Zn 8mm
PIONOWE — ZFe/Zn 8mm MONTOWANE POD ELEWACJĄ W RZRZE RL20



— — — — — UZIOM OTOKOWY Z PŁASKOWNIKA 30x4mm

 PROJEKT TECHNIKA e-mail: biuro@projekt-technika.pl		PROJEKT-TECHNIKA ul. Skibińskiego 13 25-819 Kielce tel. 886 720 094 www.projekt-technika.pl		Numer rysunku: IV/ELEK/02		Branża: ELEKTRYCZNA		Skala: 1 : 100	
Data opracowania projektu: kwiecień 2017r.						Inwestor: Gmina Chmielnik Plac Kościuszki 7 26-020 Chmielnik		Adres inwestycji: dz.nr ewid. 170/1 msc. Zrecze Chalupczańskie obręb Zrecze Chalupczańskie gm. Chmielnik, pow. kielecki	
Funkcja:	Imię i nazwisko:	Nr upr.	Podpis:	Rodzaj projektu: BUDOWA BUDYNKU ŚWIETLICY WIEJSKIEJ					
Projektował:	Bogdan Zajączkowski	GP.II-63/26/75		Temat: Plan instalacji odgromowej					
Sprawdził:	mgr inż. Jarosław Piasecki	KL-127/90							